




PROJECT	東麻布シェアサロン 改築工事	TITLE 平面図	SCALE 1:50	DESIGNED	DRAWING	DATE 2021.05.28	CHECKED	CHECKED	CHECKED	No
---------	----------------	--------------	---------------	----------	---------	--------------------	---------	---------	---------	----

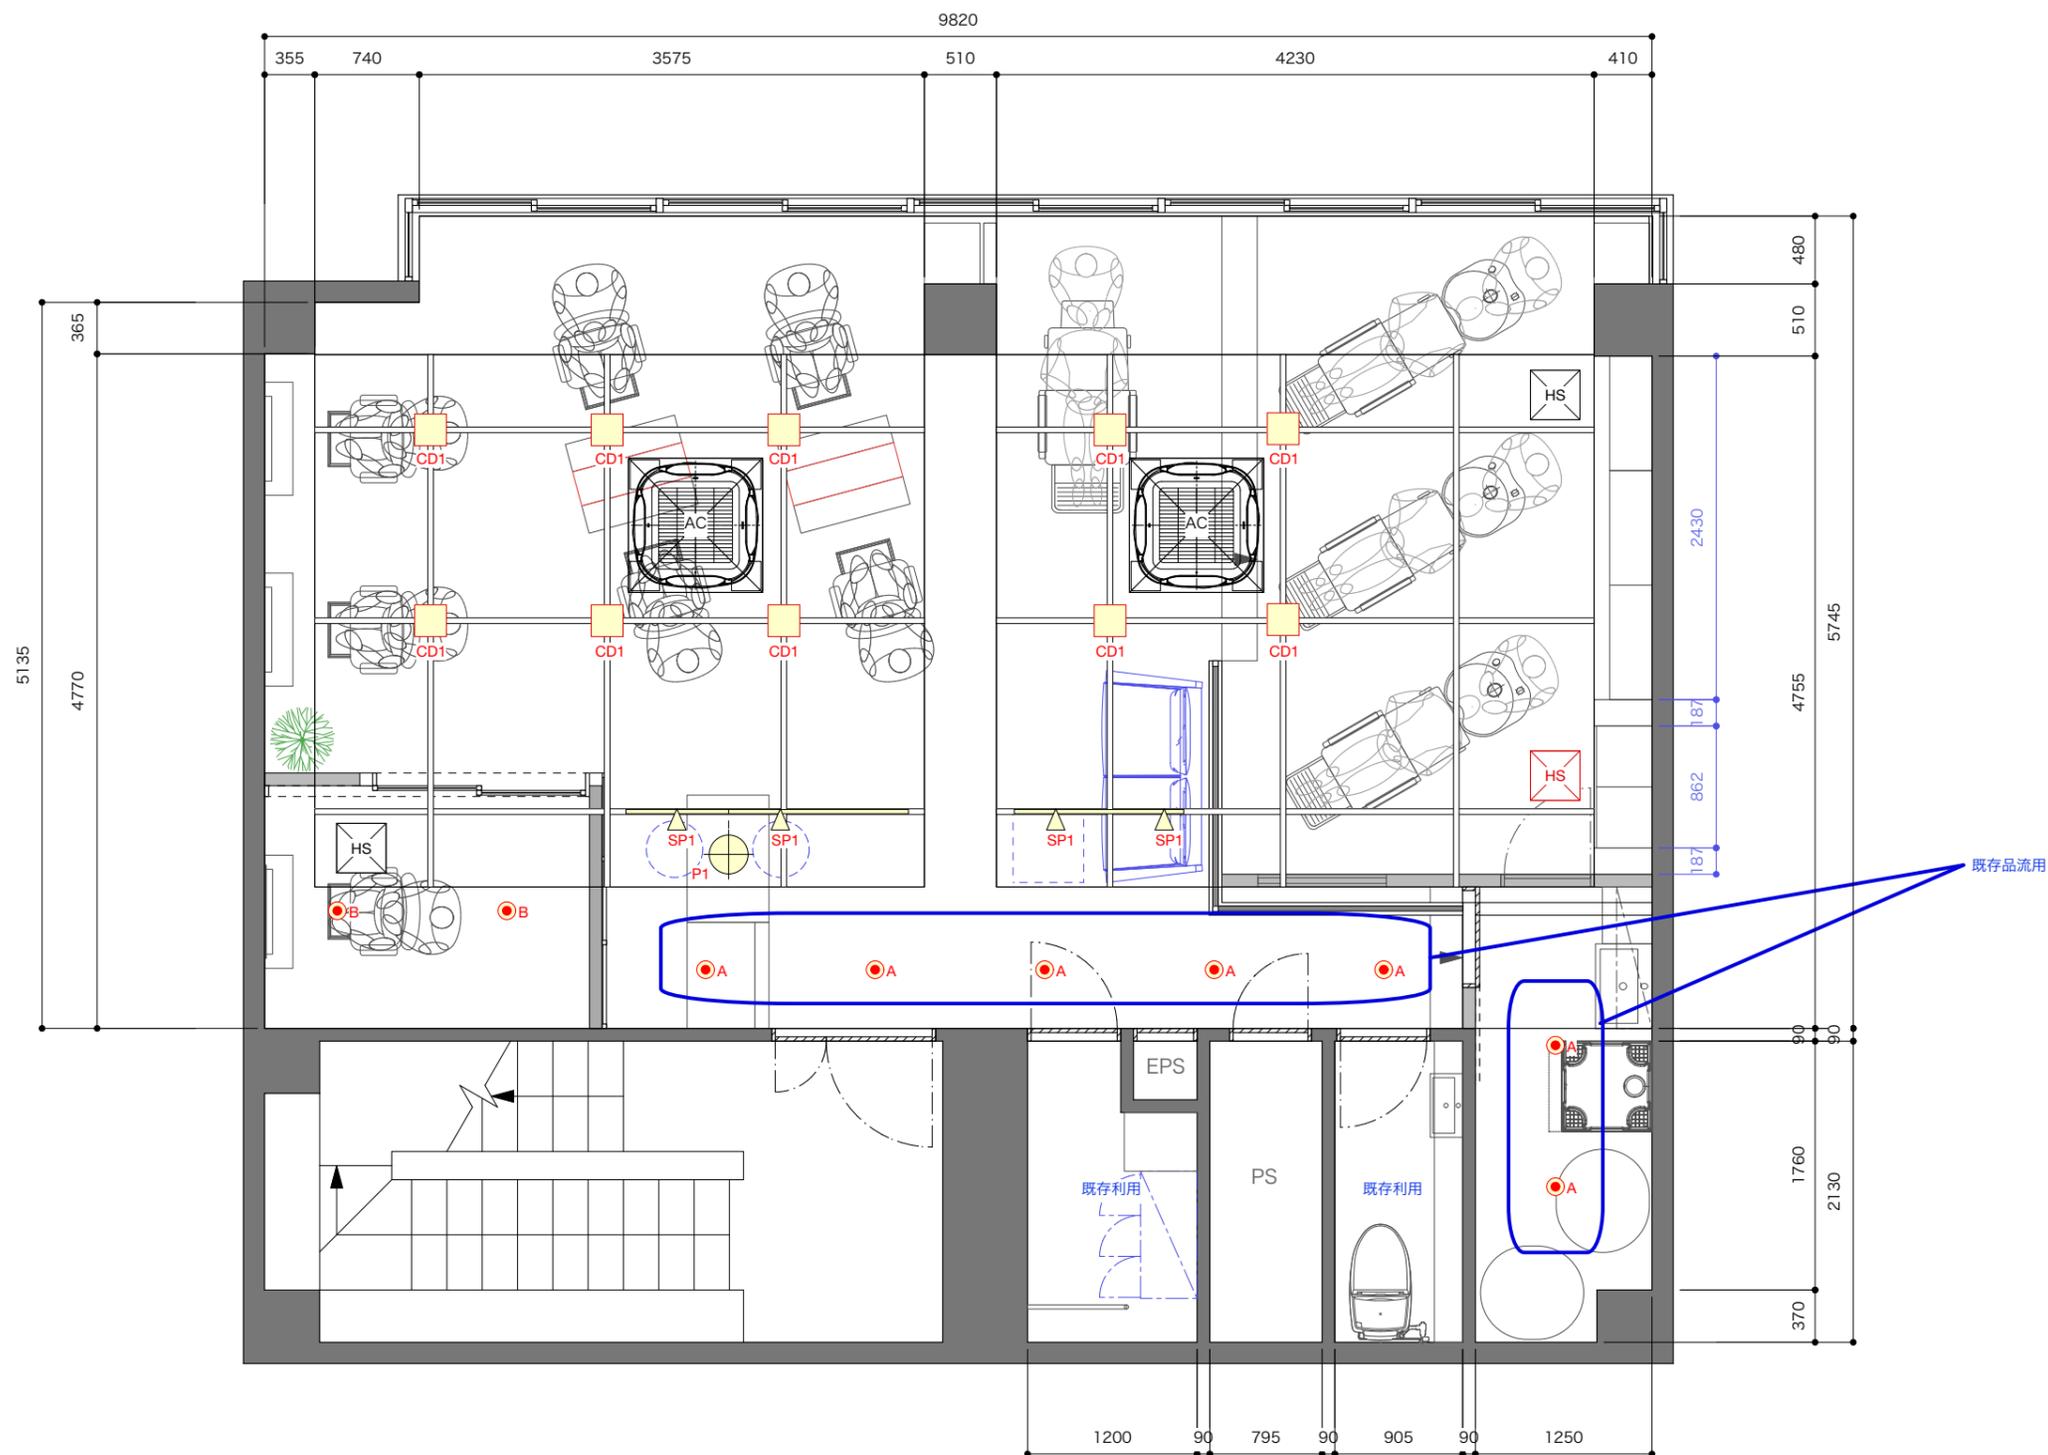

PROJECT	東麻布シェアサロン 改築工事	TITLE 天伏図	SCALE 1:50	DESIGNED	DRAWING	DATE 2021.05.28	CHECKED	CHECKED	CHECKED	No
---------	----------------	--------------	---------------	----------	---------	--------------------	---------	---------	---------	----


2021/05/09


照明器具リスト

既存品流用


								総容量	0.460 kVA
								容量/m2	
	記号	名称	光源	数量	@VA	kVA	寸法	電圧	備考
A	●A	無線調光調色ダウンライト EFD8951W	LED8.7W/55° 調光調色	7	8.7	0.061	φ100	100V	
B	●B	無線調光調色ダウンライト EFD8947W	LED13.2W/57° 調光調色	2	13.2	0.026	φ150	100V	
C	■CD1	無線調光スクエアシーリングダウン EFG5450W	LED30.8W/61° 4000K	10	30.8	0.308	225□	100-242V	
D	▲SP1	無線調光調色スポットライト ERS6908W	LED5.9W/34° 調光調色	4	5.9	0.024		100V	ランプ/FAD-870W
E	--- テープライト L4400	無線調光調色テープライト ERX9824X	LED32.9W 調光調色	1	32.9	0.033	L4000 サイズカット	100-200V	電源ユニットDC24V/RX-406N 無線ドライバDC24V/FX-437N
F	○P1	未定	LED8W程度	1	8	0.008			
G						0.000			
H						0.000			

照明器具の開口寸法、取付方法は仕様図の確認をお願い致します。
ダウンライト取付の場合は、事前に天井内有効寸法と器具高さの確認をお願い致します。

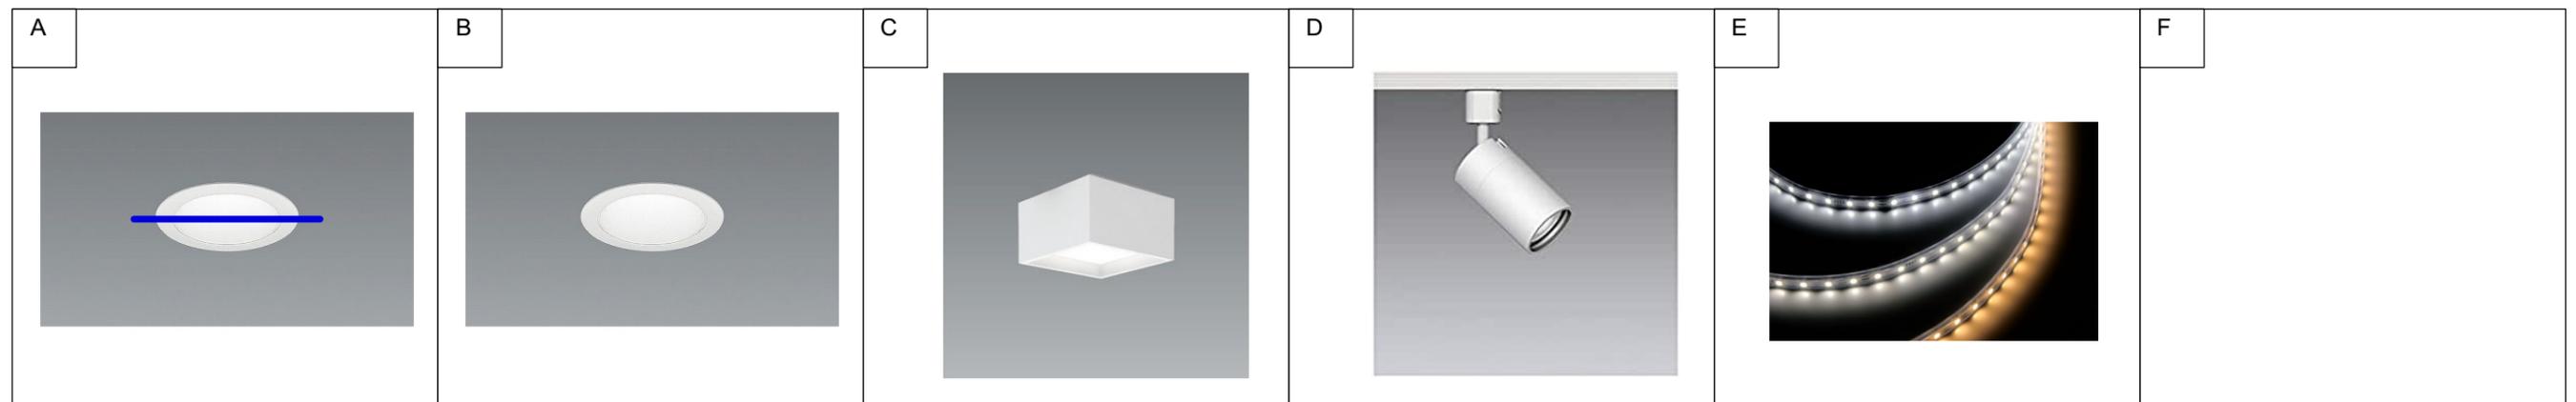

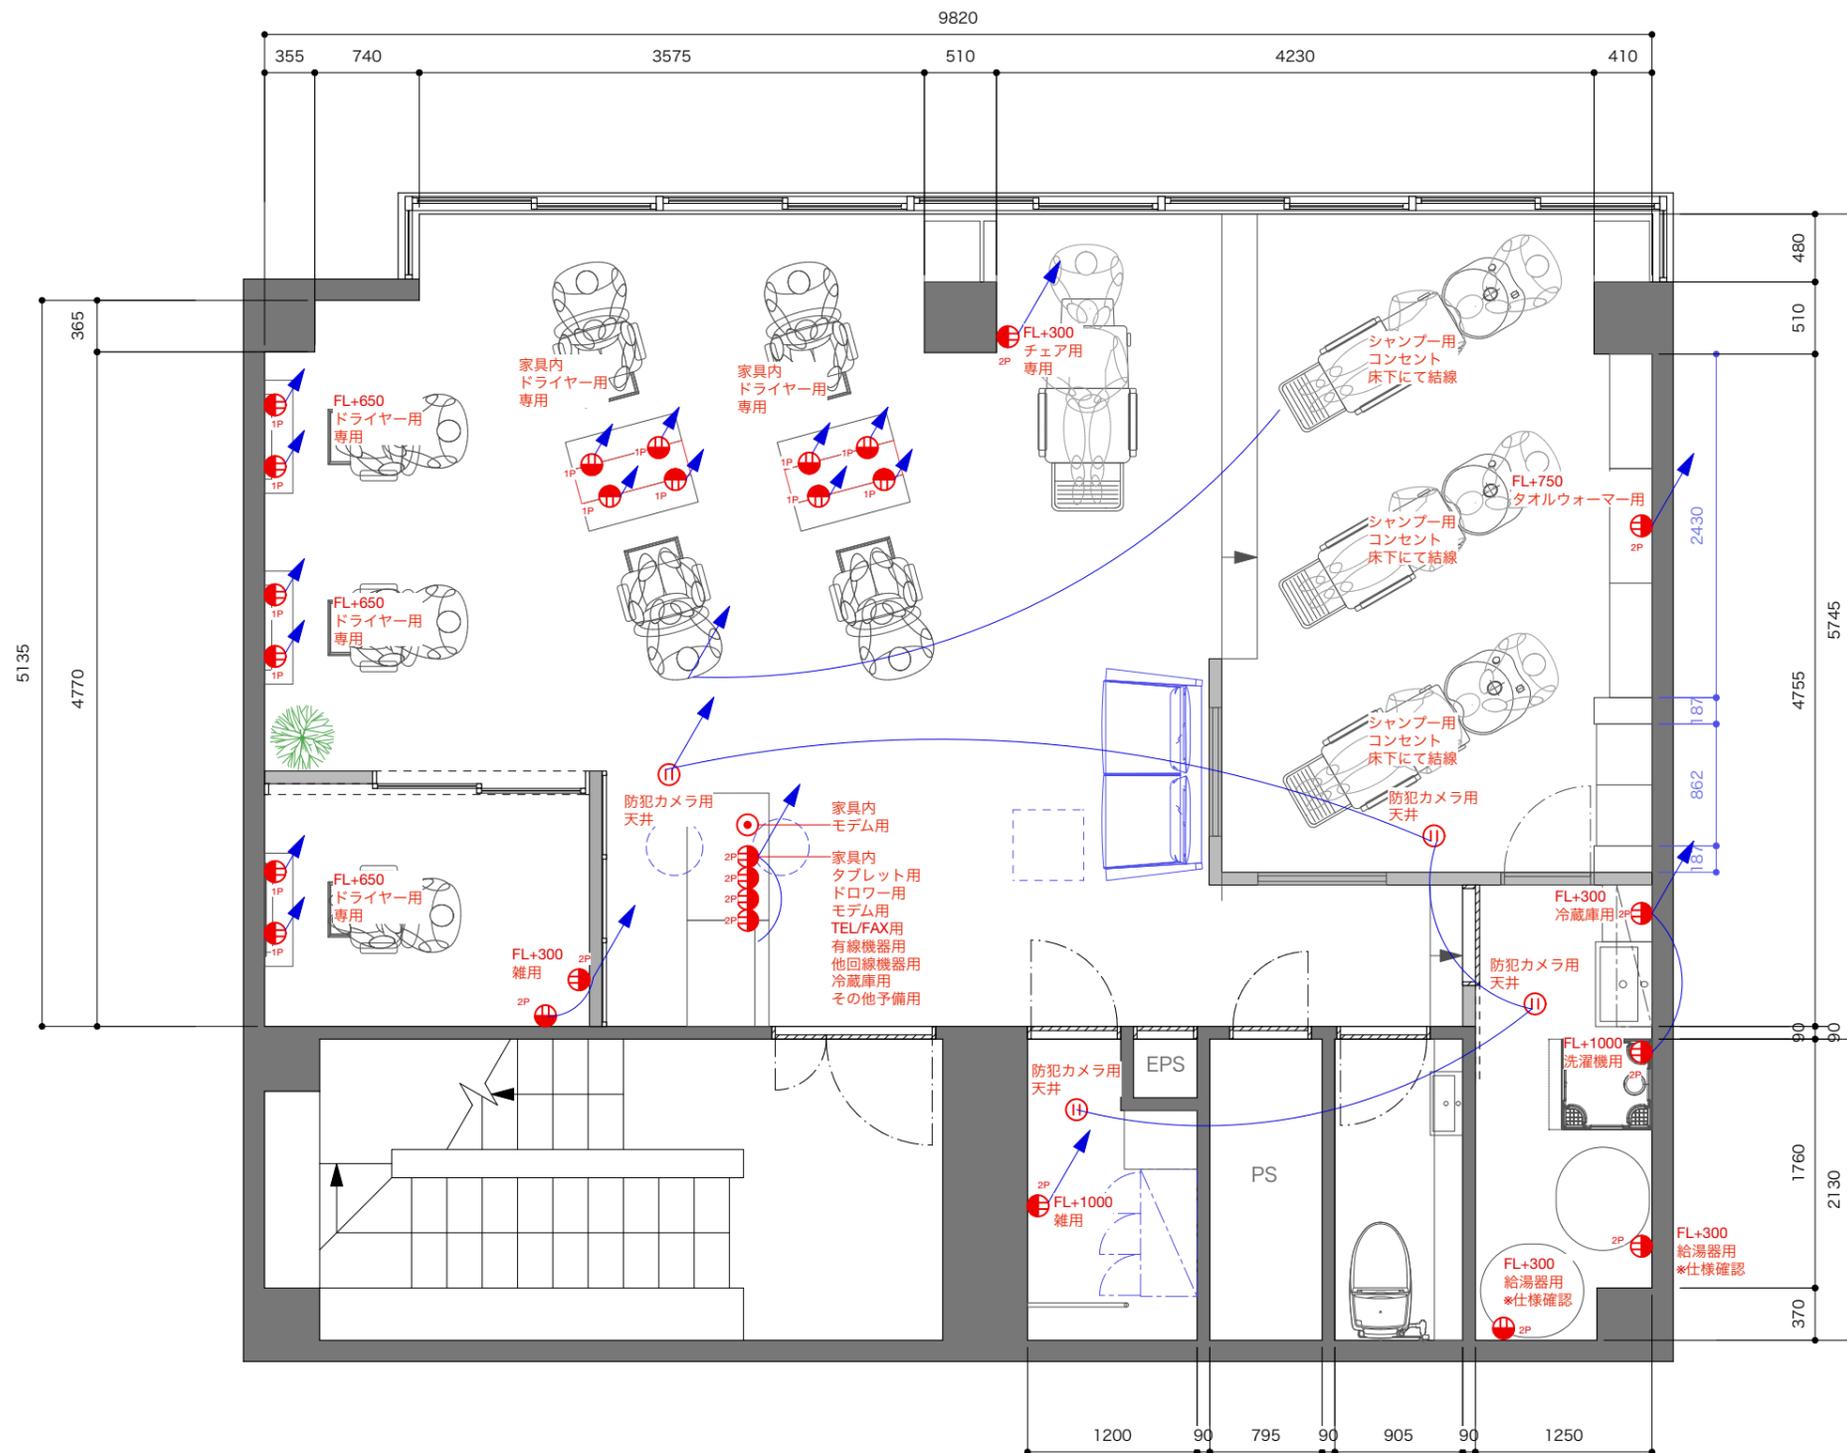

PROJECT	東麻布シェアサロン 改築工事	TITLE	コンセント図	SCALE	1:50	DESIGNED		DRAWING		DATE	2021.05.28	CHECKED		CHECKED		CHECKED		No
---------	----------------	-------	--------	-------	------	----------	--	---------	--	------	------------	---------	--	---------	--	---------	--	----

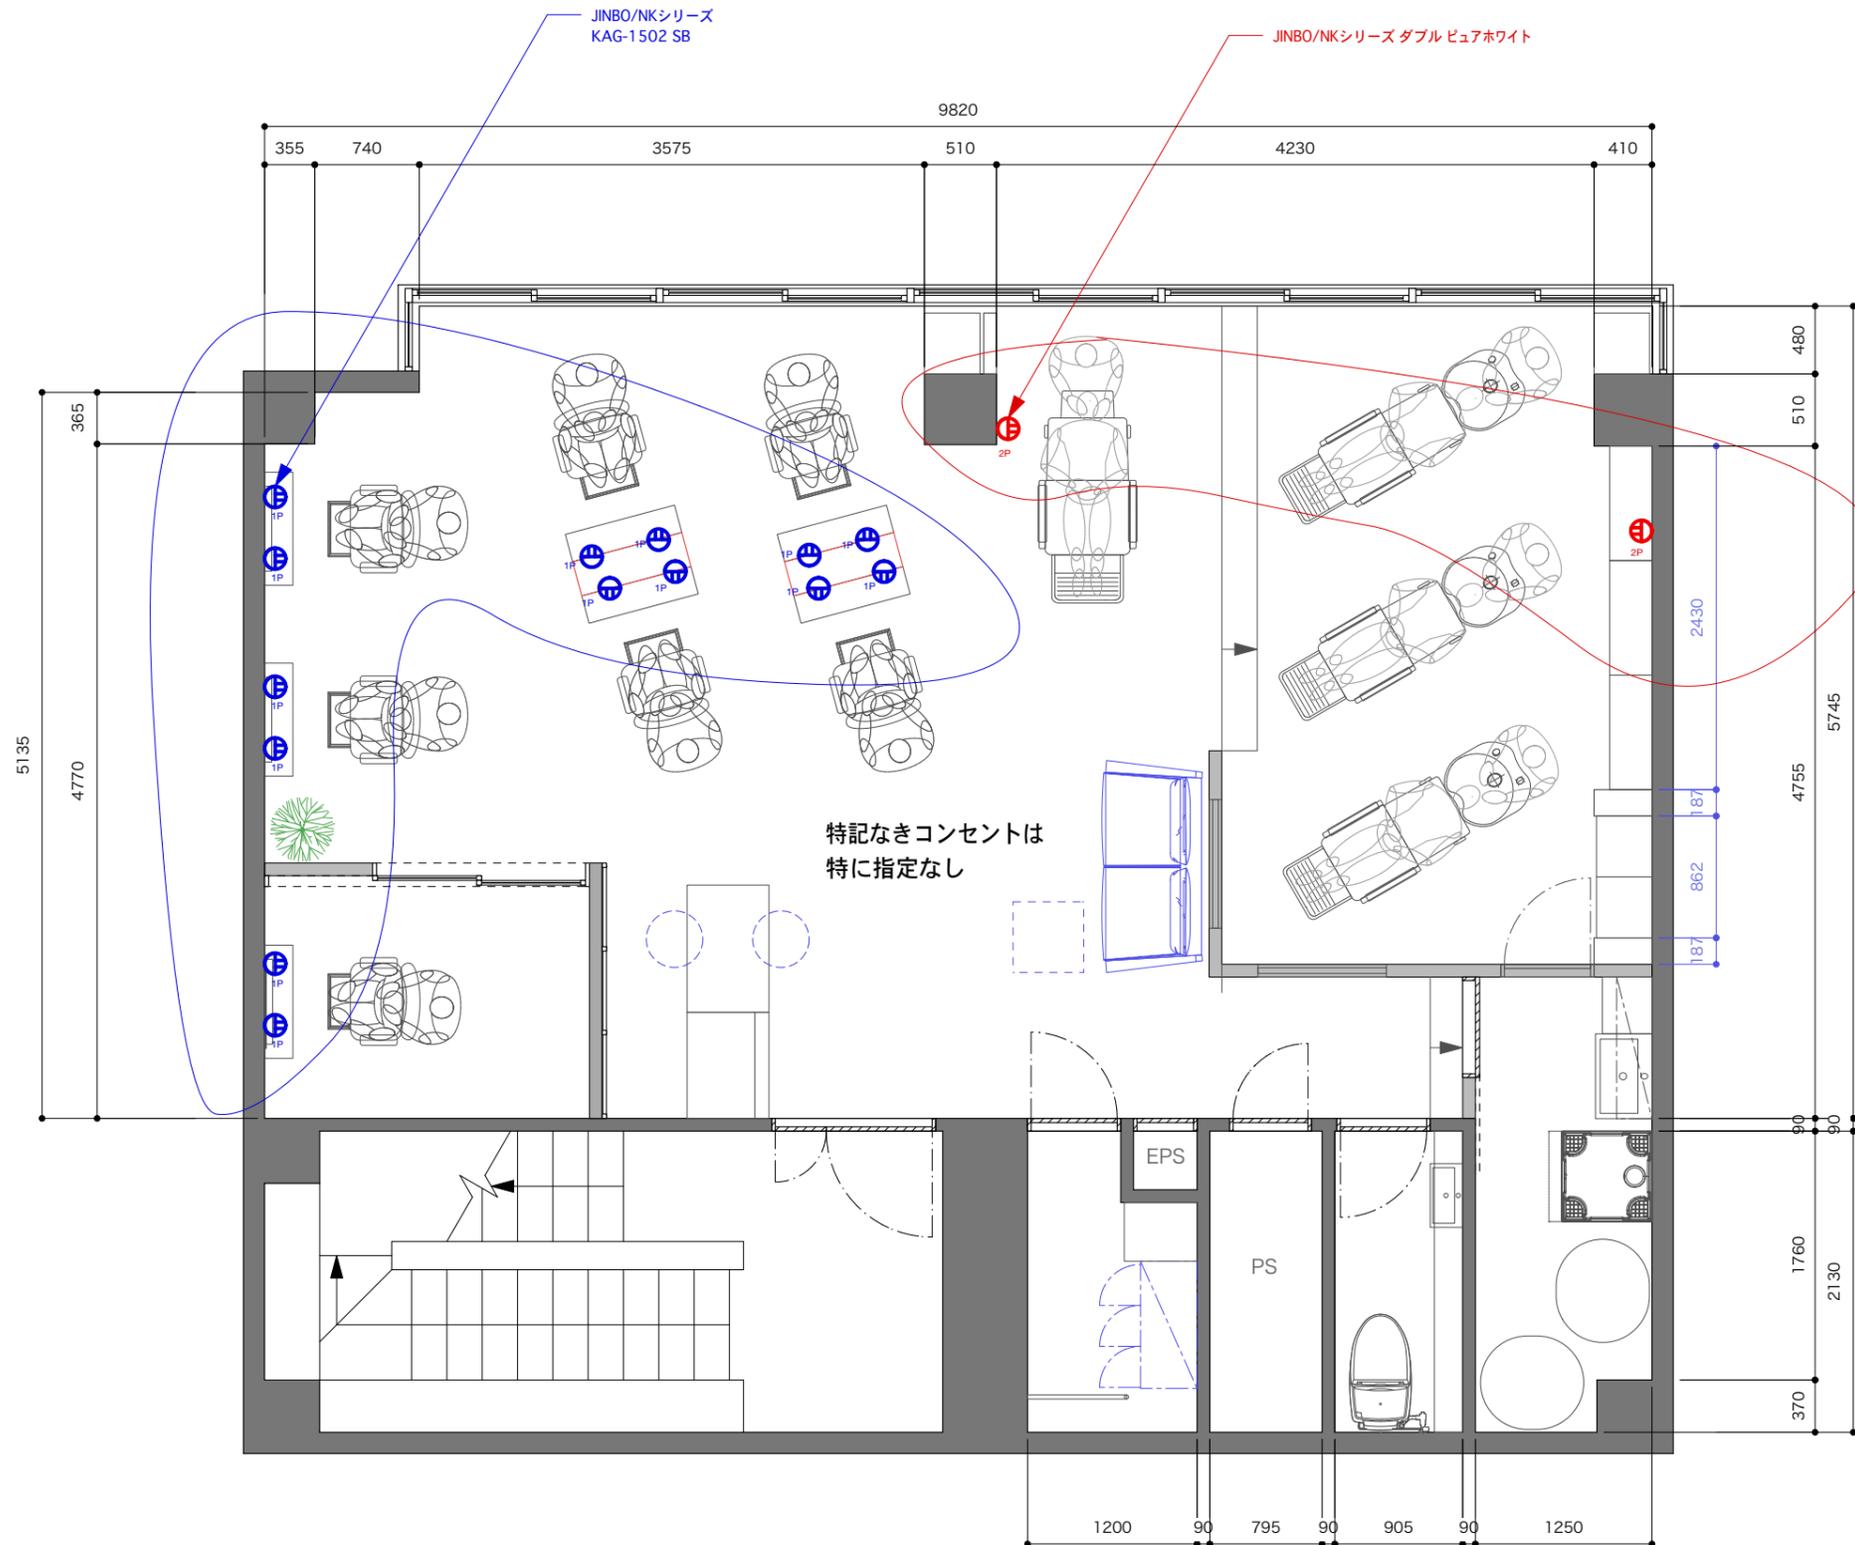

PROJECT	東麻布シェアサロン 改築工事	TITLE	コンセント図	SCALE	1:50	DESIGNED		DRAWING		DATE	2021.05.28	CHECKED	CHECKED	CHECKED	No
---------	----------------	-------	--------	-------	------	----------	--	---------	--	------	------------	---------	---------	---------	----